


60  
WA160-23.00

- 378.1 -

61  
WA160-21.00

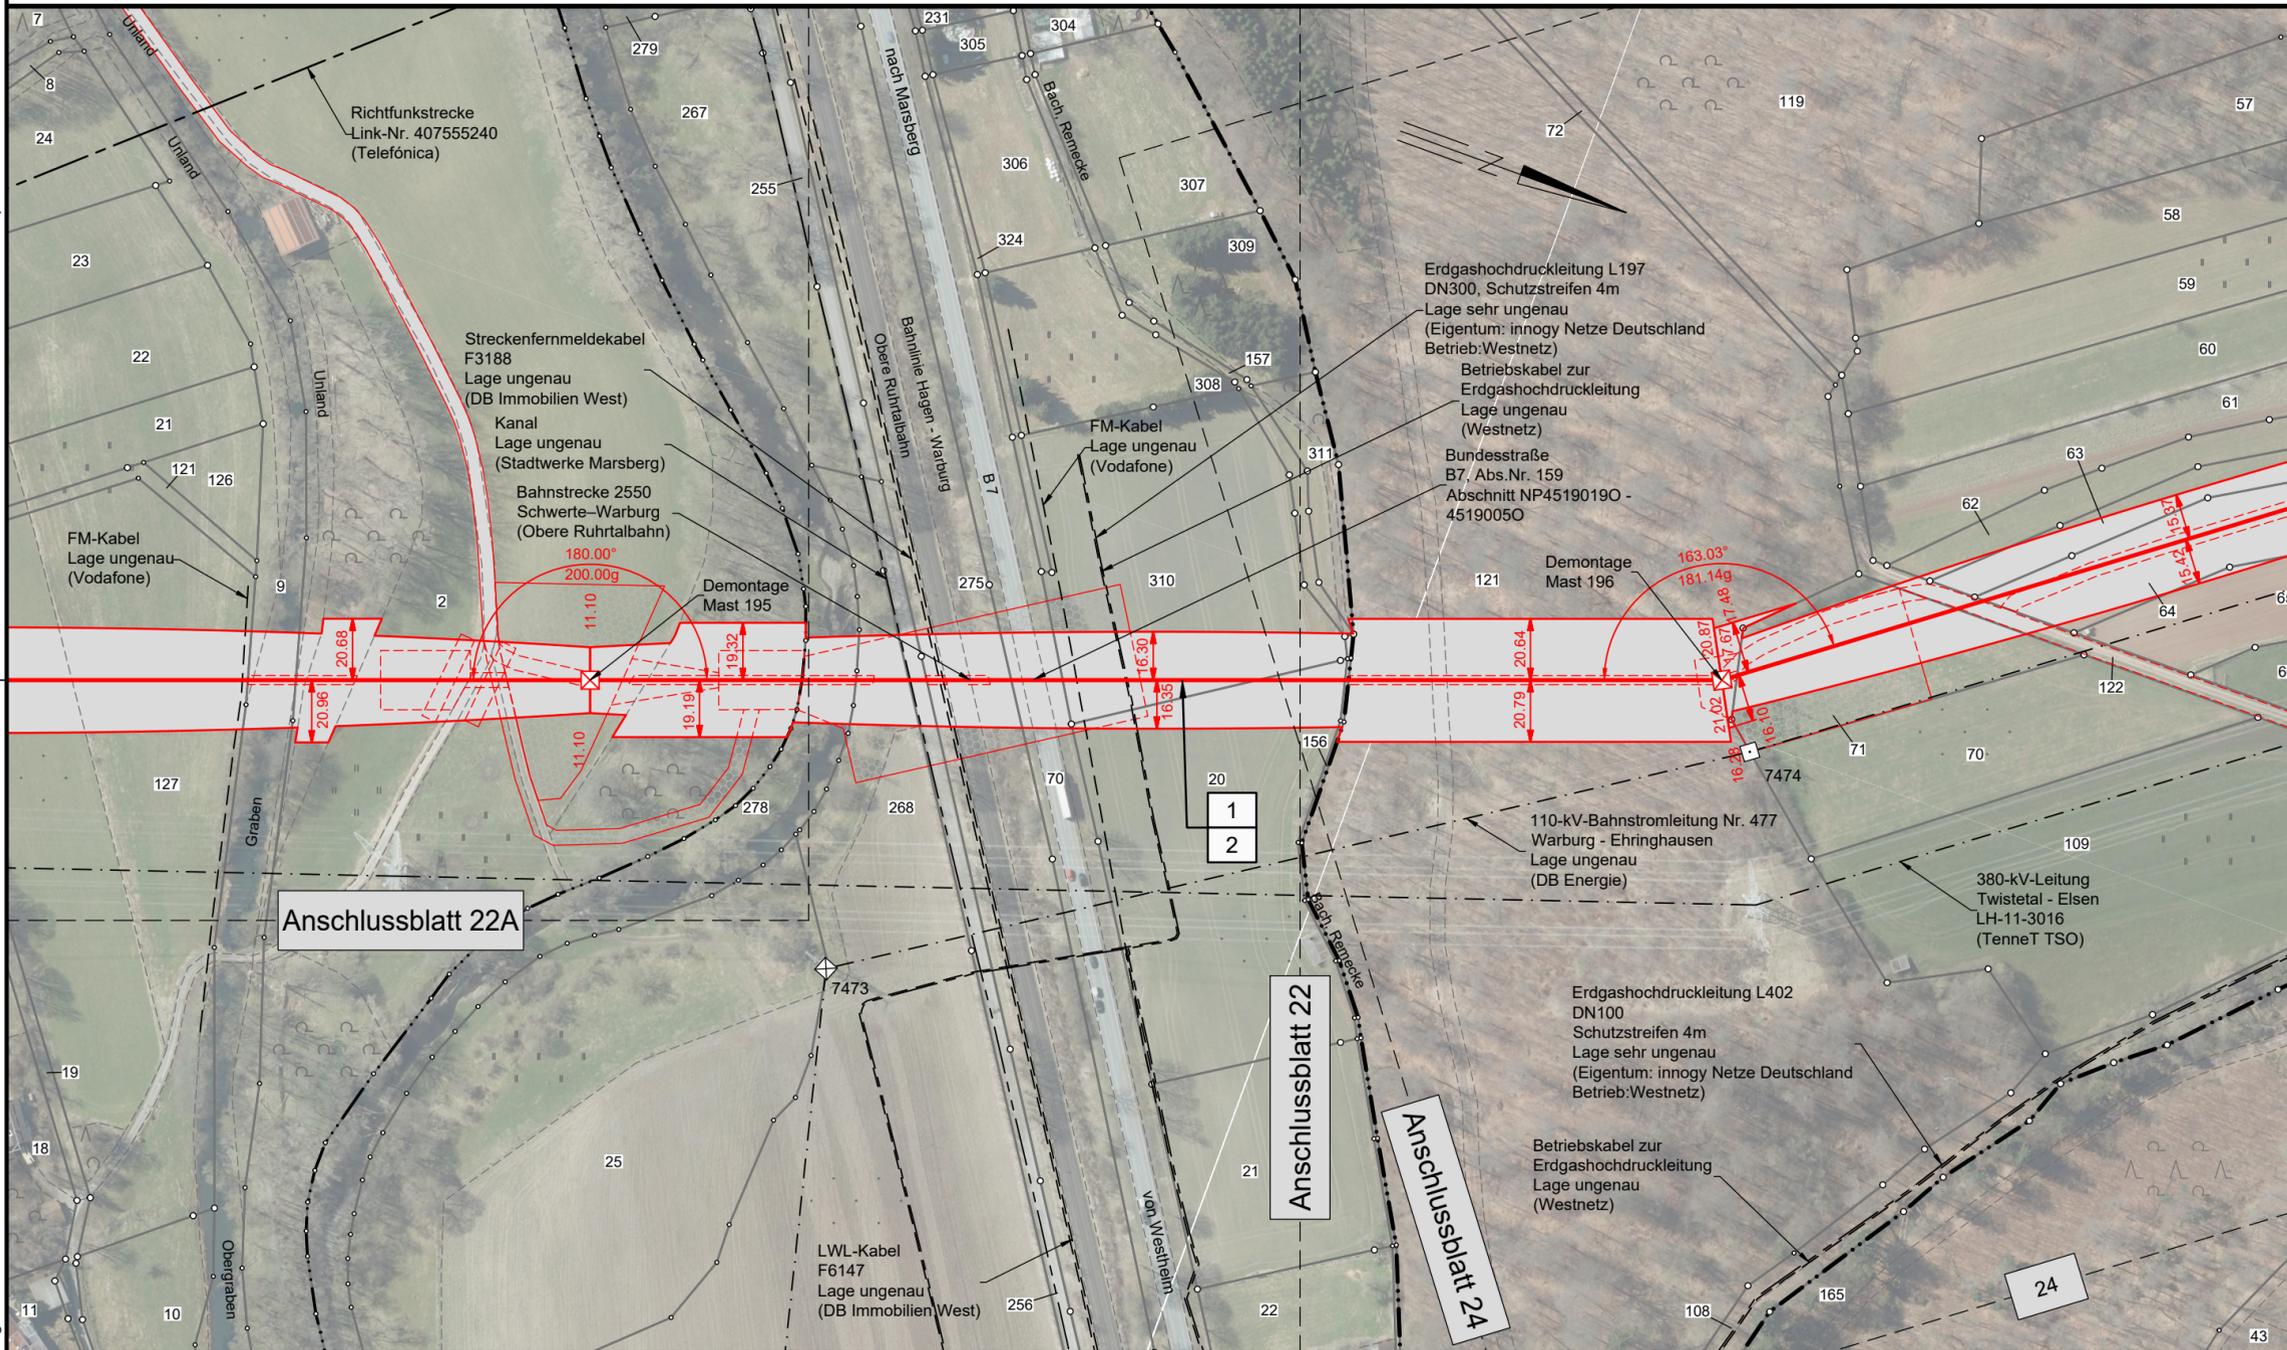


# Lageplan

## 110-kV-Leitung Twistetal - Paderborn/S LH-11-1205

Mast Nr. 60 - Mast Nr. 61

**Legende:**

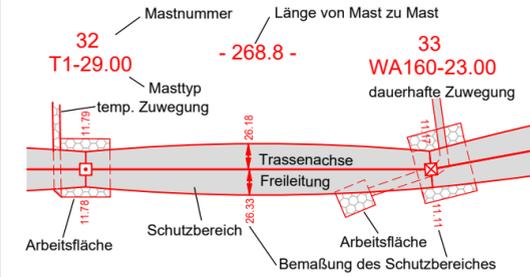

**Grenzen:**

- |    |                       |                                  |  |
|----|-----------------------|----------------------------------|--|
| 1  | Bauwerksnummer        | Land                             |  |
| 37 | Flurstücksnummer      | Kreis                            |  |
|    | Tragmast (Bestand)    | Stadt/Gem.                       |  |
|    | Abspannmast (Bestand) | Gemarkung                        |  |
|    | Abspannmast (Neubau)  | Flur                             |  |
|    | Tragmast (Neubau)     | Flurstück                        |  |
|    | Mast (Rückbau)        | Flurbereinigung                  |  |
|    |                       | Rückbau Hoch- und Mittelsp.-Ltg. |  |

Quellvermerk:  
Land NRW - Hochsauerlandkreis (2017-2021) Datenlizenz Deutschland - Namensnennung - Version 2.0 ([www.govdata.de/dl-de/by-2-0](http://www.govdata.de/dl-de/by-2-0))

### Planfeststellungsunterlage

Index	Datum	Gezeichnet	Änderung
Zugehörigkeit			
Verweis			Maßstab 1:2000
Format 594x297			
Technische Referenz	Erstellt durch K2 Engineering GmbH Kovacs / Flemme	Genehmigt von Avacon Netz GmbH U. Herrmann	Erstelldatum 22.12.2021
avacon	Objektname 110-kV-Leitung Twistetal - Paderborn/S		
	Klassifikation Lageplan		
ID	Titel LH-11-1205, Mast Nr. 60 - Mast Nr. 61		
Status Gültig		Zahlteil 23	Blatt 58

Flur 5

Land  
Nordrhein-Westfalen

Kreis Hochsauerlandkreis  
Stadt Marsberg  
Gemarkung Niedermarsberg

Flur 11

Gmkg. Oesdorf  
Flur 8

Gmkg. Westheim  
Flur 8