


Lageplan

- kommunale Verkehrsflächen -

110-kV-Leitung Twistetal - Paderborn/S LH-11-1205

Mast Nr. 65 - Mast Nr. 75

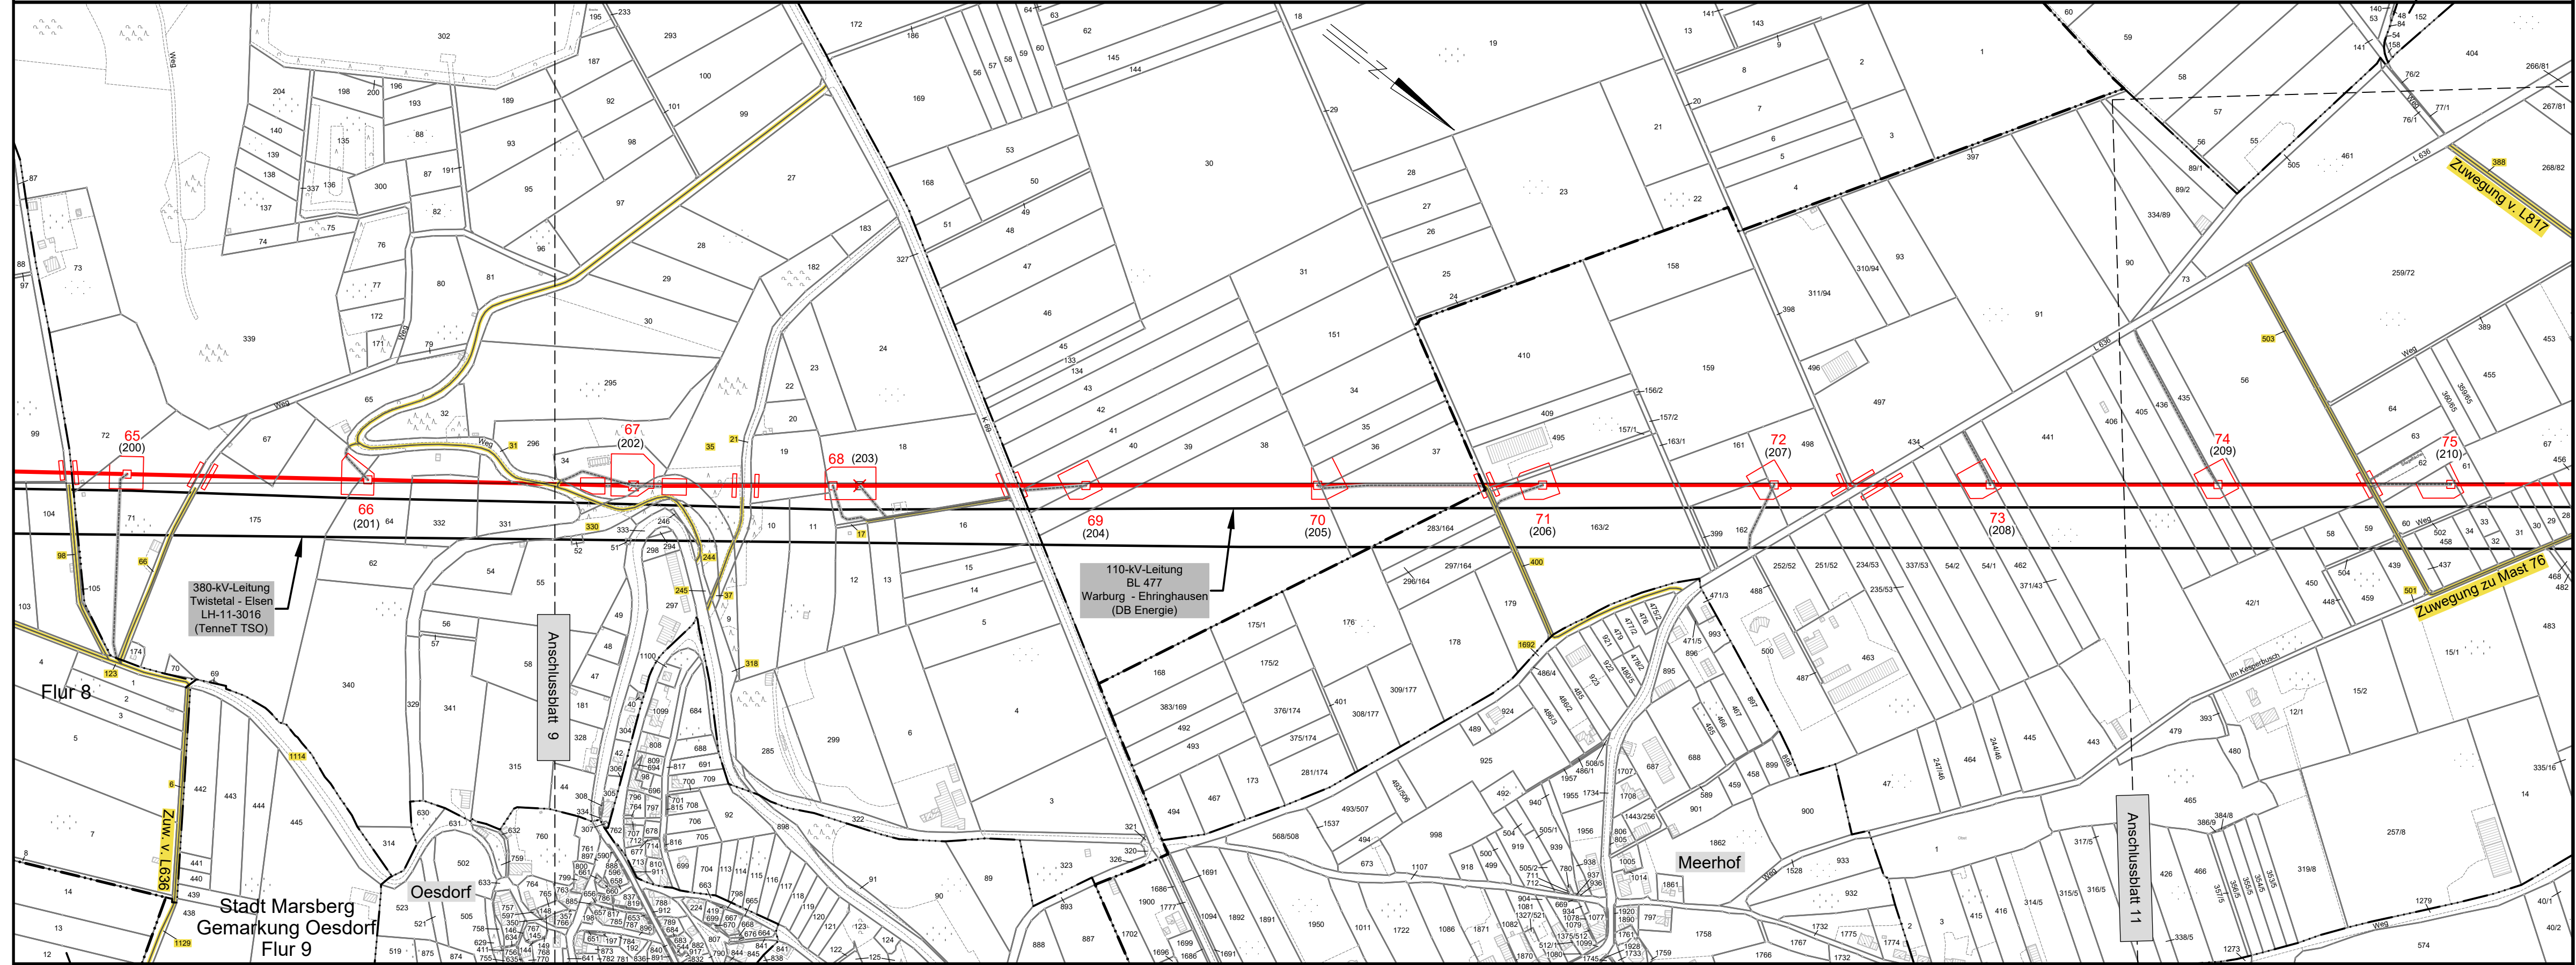

Legende:

- 41 (176) Mastnummer (Neubau)
- 42 (177) Mastnummer (Rückbau)
- 37 Flurstücksnummer
- 37 Flurstücksnummer (betroffen)
- zu nutzende kommunale Verkehrsflächen
- dingliche bzw. schuldrechtliche zu sichernde private Verkehrsflächen und Zufahrten abseits kommunaler und privater Verkehrsflächen
- temporäre Arbeitsfläche
- Abspannmast (Bestand)
- Tragmast (Bestand)
- Mast Rückbau
- Land
- Kreis
- Stadt/Gem.
- Gemarkung
- Flur
- Flurstück
- Flurbereinigung
- Rückbau Hoch- und Mittelsp.-Ltg.

Quellvermerk:
Land NRW - Hochsauerlandkreis (2017-2021) Datenlizenz Deutschland - Namensnennung - Version 2.0 (www.govdata.de/dl-de/by-2-0)

Planfeststellungsunterlage

Index	Datum	Gezeichnet	Änderung
Zugehörigkeit		Verweis	Maßstab 1:5000
Technische Referenz		Erstellt durch K2 Engineering GmbH Bruns / Flemme	Genehmigt von Avacon Netz GmbH U. Herrmann
Objektname 110-kV-Leitung Twistetal - Paderborn/S		Erstelldatum 23.12.2021	Status Gültig
Klassifikation Lageplan - kommunale Verkehrsflächen		Format 297x841	Zahlteil 10 Blatt 18
ID	Titel LH-11-1205, Mast Nr. 65 - Mast Nr. 75		