


33
WA160-23.00

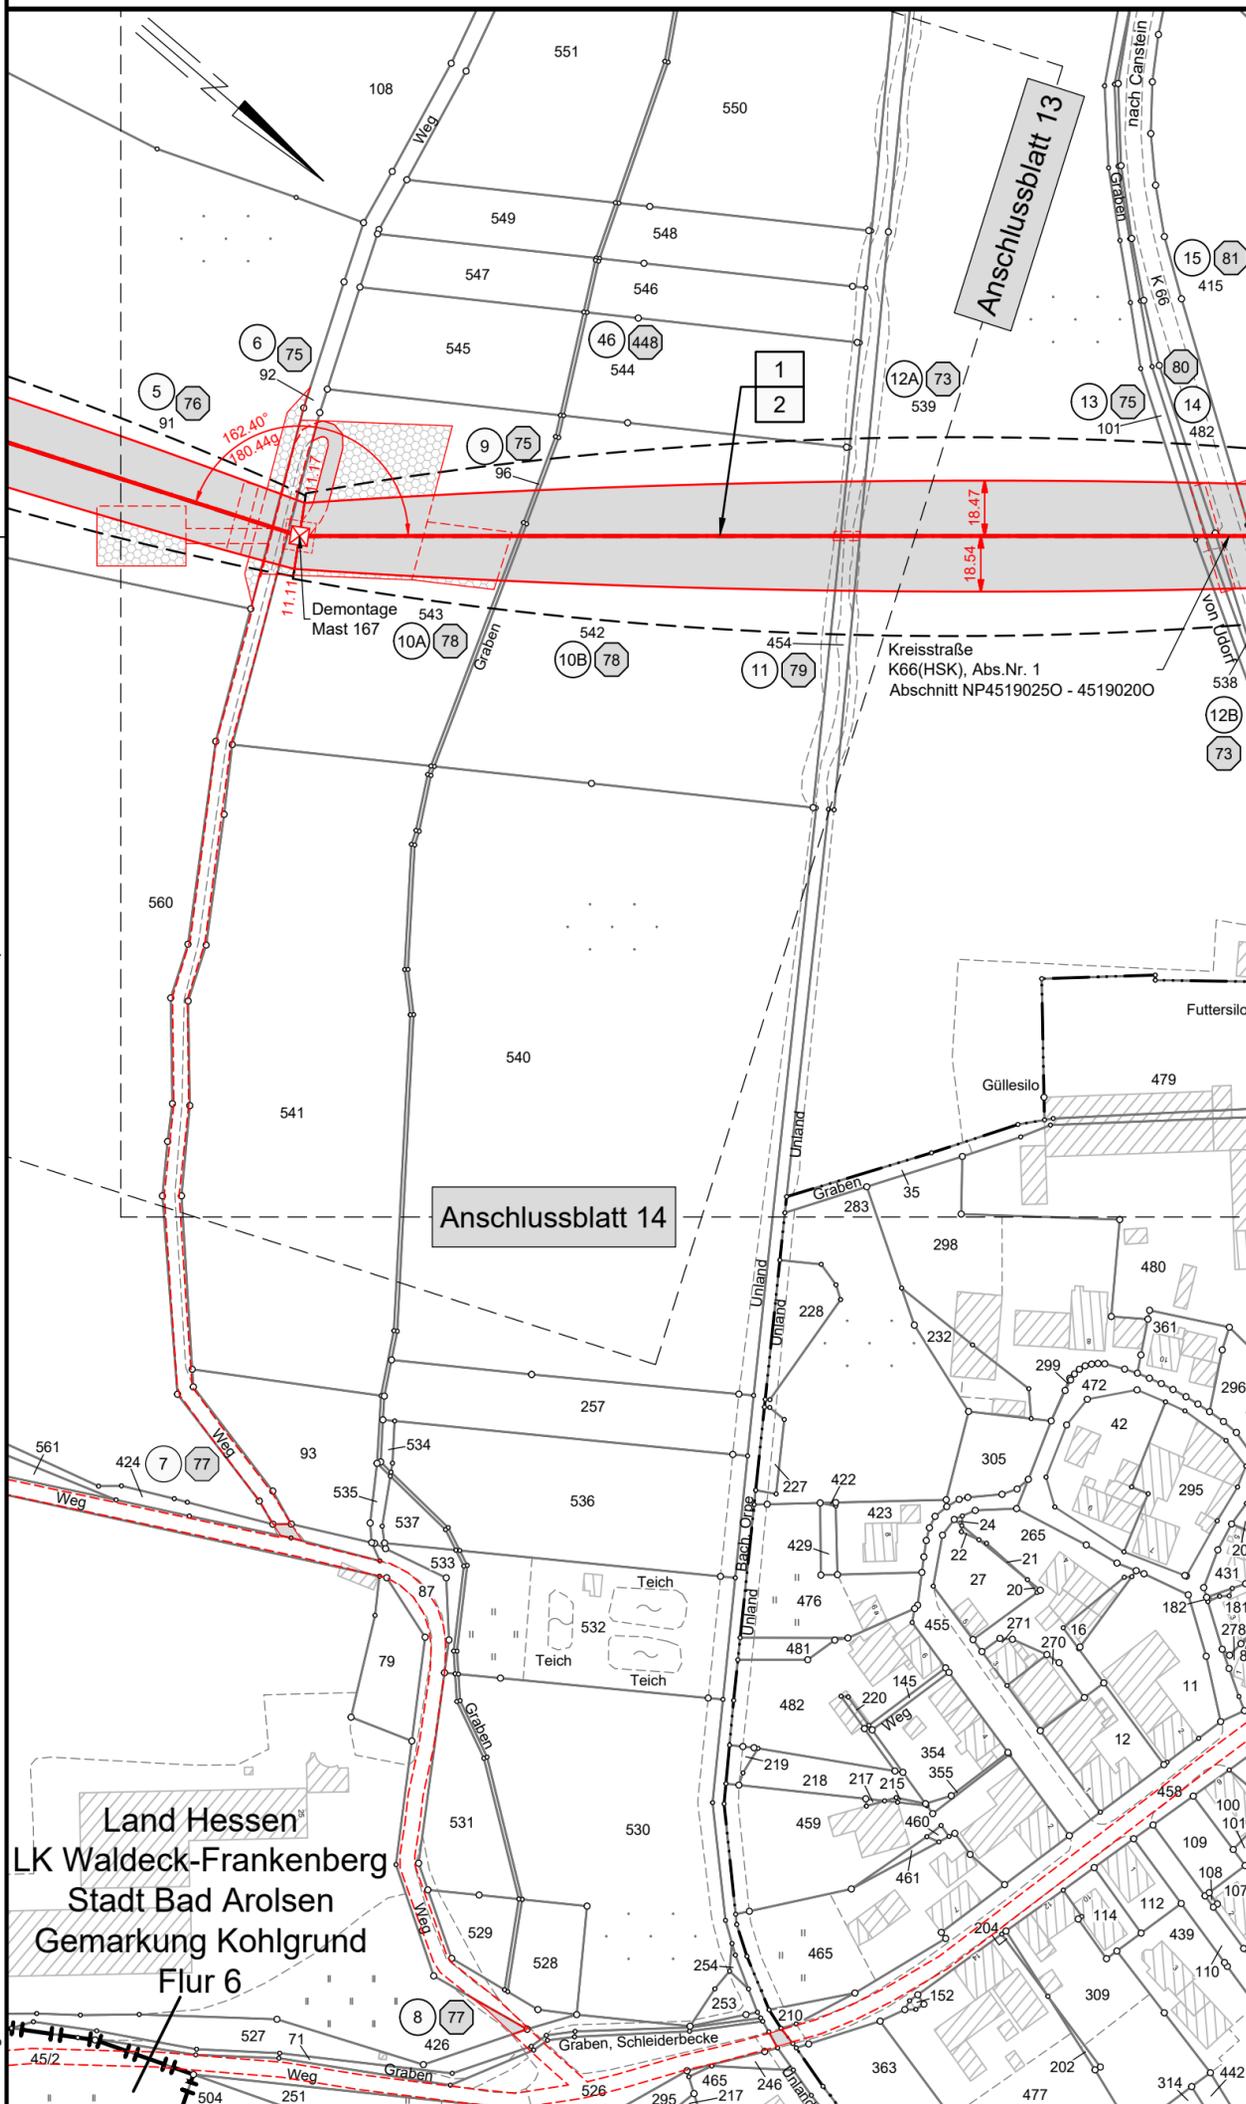

avacon

Abschnitt B
Anlage 11.2


Rechtserwerbsplan

110-kV-Leitung Twistetal - Paderborn/S

LH-11-1205

Sonderlageplan Zuwegung Mast Nr. 33

Legende:

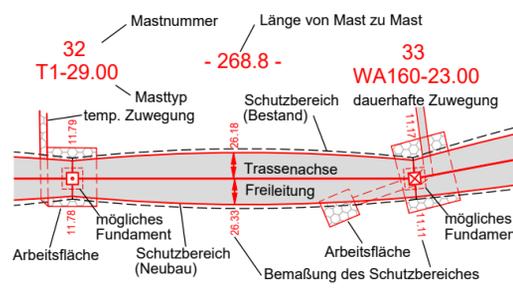

Grenzen:

- | | | | |
|---|----------------------------|----------------------------------|-------|
| 1 | Bauwerksnummer | Land | |
| 2 | Eigentümer Schlüsselnummer | Kreis | ----- |
| 3 | Grundstücksordnungsnummer | Stadt/Gem. | ----- |
| 4 | Flurstücksnummer | Gemarkung | ----- |
| 5 | Tragmast (Bestand) | Flur | ----- |
| 6 | Abspannmast (Bestand) | Flurstück | ----- |
| 7 | Abspannmast (Neubau) | Flurbereinigung | ----- |
| 8 | Tragmast (Neubau) | Rückbau Hoch- und Mittelsp.-Ltg. | ----- |
| 9 | Mast (Rückbau) | | ----- |

Quellvermerk:
Land NRW - Hochsauerlandkreis (2017-2021) Datenlizenz Deutschland - Namensnennung - Version 2.0 (www.govdata.de/dl-de/by-2-0)

Planfeststellungsunterlage

Index	Datum	Gezeichnet	Änderung
Zugehörigkeit		Verweis	Maßstab 1:2000
Technische Referenz		Erstellt durch K2 Engineering GmbH Kovacs / Flemme	Genehmigt von Avacon Netz GmbH U. Herrmann
		Erstelldatum 20.12.2021	Status Gültig
		Format 420x420	Zahlteil 13A Blatt 58

avacon	Objektname 110-kV-Leitung Twistetal - Paderborn/S
	Klassifikation Rechtserwerbsplan
ID	Titel LH-11-1205, Sonderlageplan Zuwegung Mast Nr. 33

Speicherdatum: 17.02.2022 - Plotdatum: 17.02.2022

LH-11-1205_FRL_NB_RLP.dwg

Land Hessen
LK Waldeck-Frankenberg
Stadt Bad Arolsen
Gemarkung Kohlgrund
Flur 6

Land Nordrhein-Westfalen
Kreis Hochsauerlandkreis
Flur 1 Stadt Marsberg
Flur 4 Gemarkung Udorf