


57
T1-29.00

- 329.9 - WEZ160spez-21.00-16.00

58

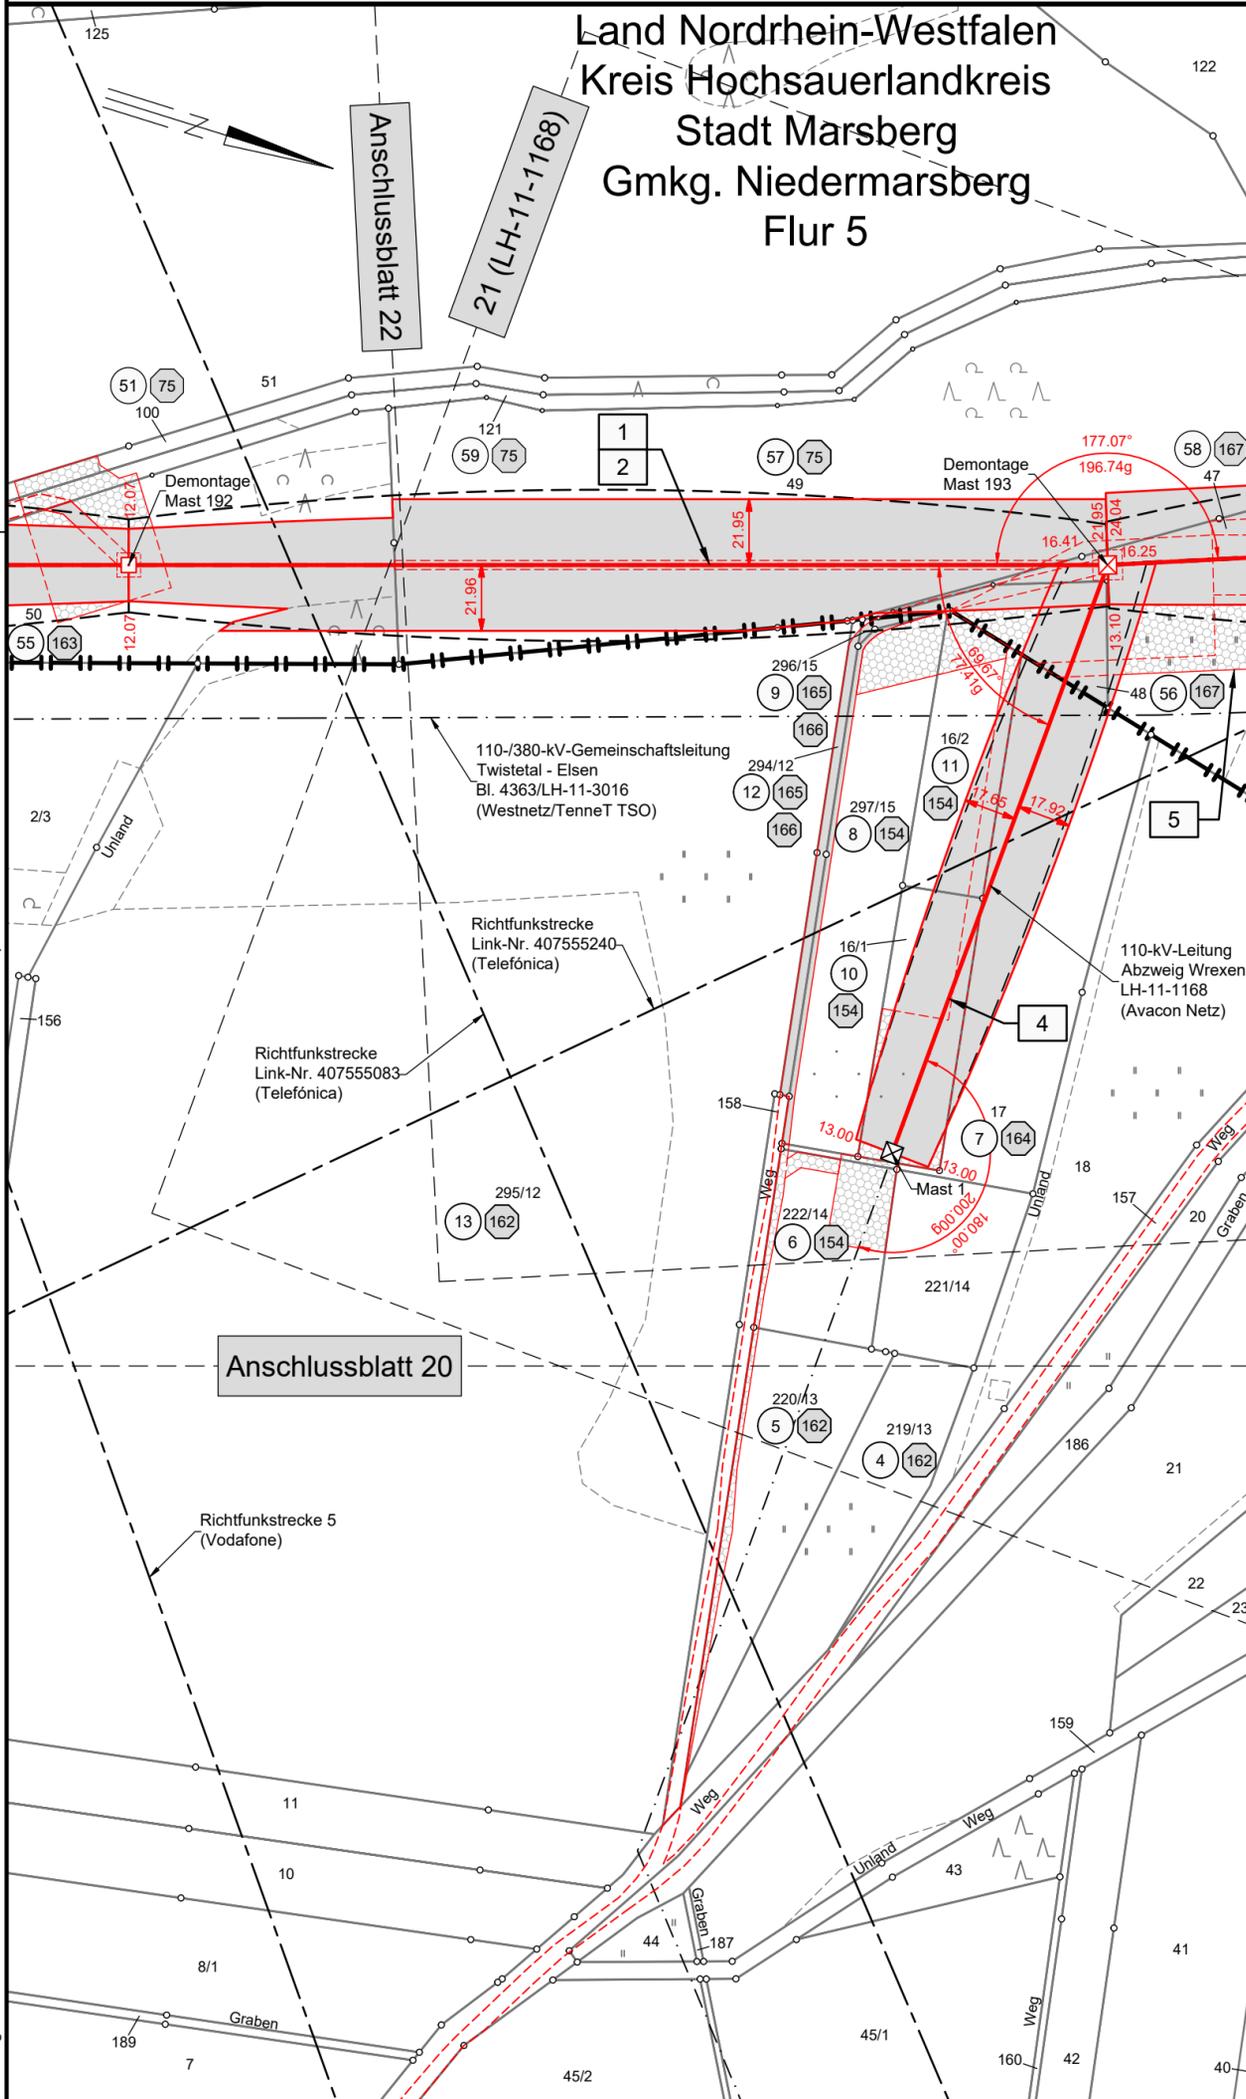

avacon


Abschnitt A, Abschnitt B
Anlage 11.2

Rechtserwerbsplan


110-kV-Leitung Twistetal - Paderborn/S LH-11-1205

Sonderlageplan Zuwegung Mast Nr. 58

Legende:

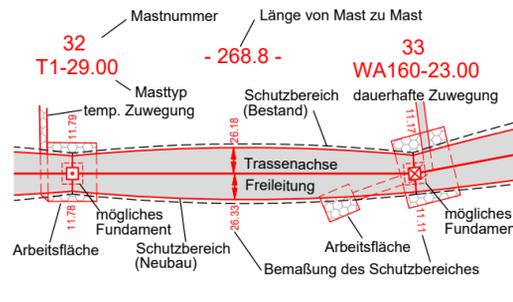

Grenzen:

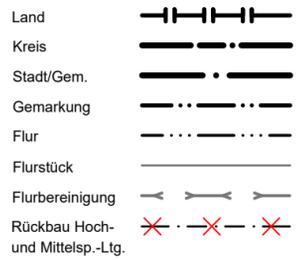

Quellvermerk: Hessische Verwaltung für Bodenmanagement und Geoinformation © 2017-2021
Land NRW - Hochsauerlandkreis (2017-2021) Datenlizenz Deutschland - Namensnennung - Version 2.0 (www.govdata.de/dl-de/by-2-0)

Planfeststellungsunterlage

Index	Datum	Gezeichnet	Änderung
Zugehörigkeit		Verweis	Maßstab 1:2000
Technische Referenz		Erstellt durch K2 Engineering GmbH Kovacs / Flemme	Genehmigt von Avacon Netz GmbH U. Herrmann
		Erstelldatum 20.12.2021	Status Gültig
		Format 420x420	Zahlteil 20A Blatt 58

avacon	Objektname 110-kV-Leitung Twistetal - Paderborn/S
	Klassifikation Rechtserwerbsplan
ID	Titel LH-11-1205, Sonderlageplan Zuwegung Mast Nr. 58

Speicherdatum: 17.02.2022 - Plotdatum: 17.02.2022

LH-11-1205_FRL_NB_RLP.dwg