


60  
WA160-23.00

Flur 11

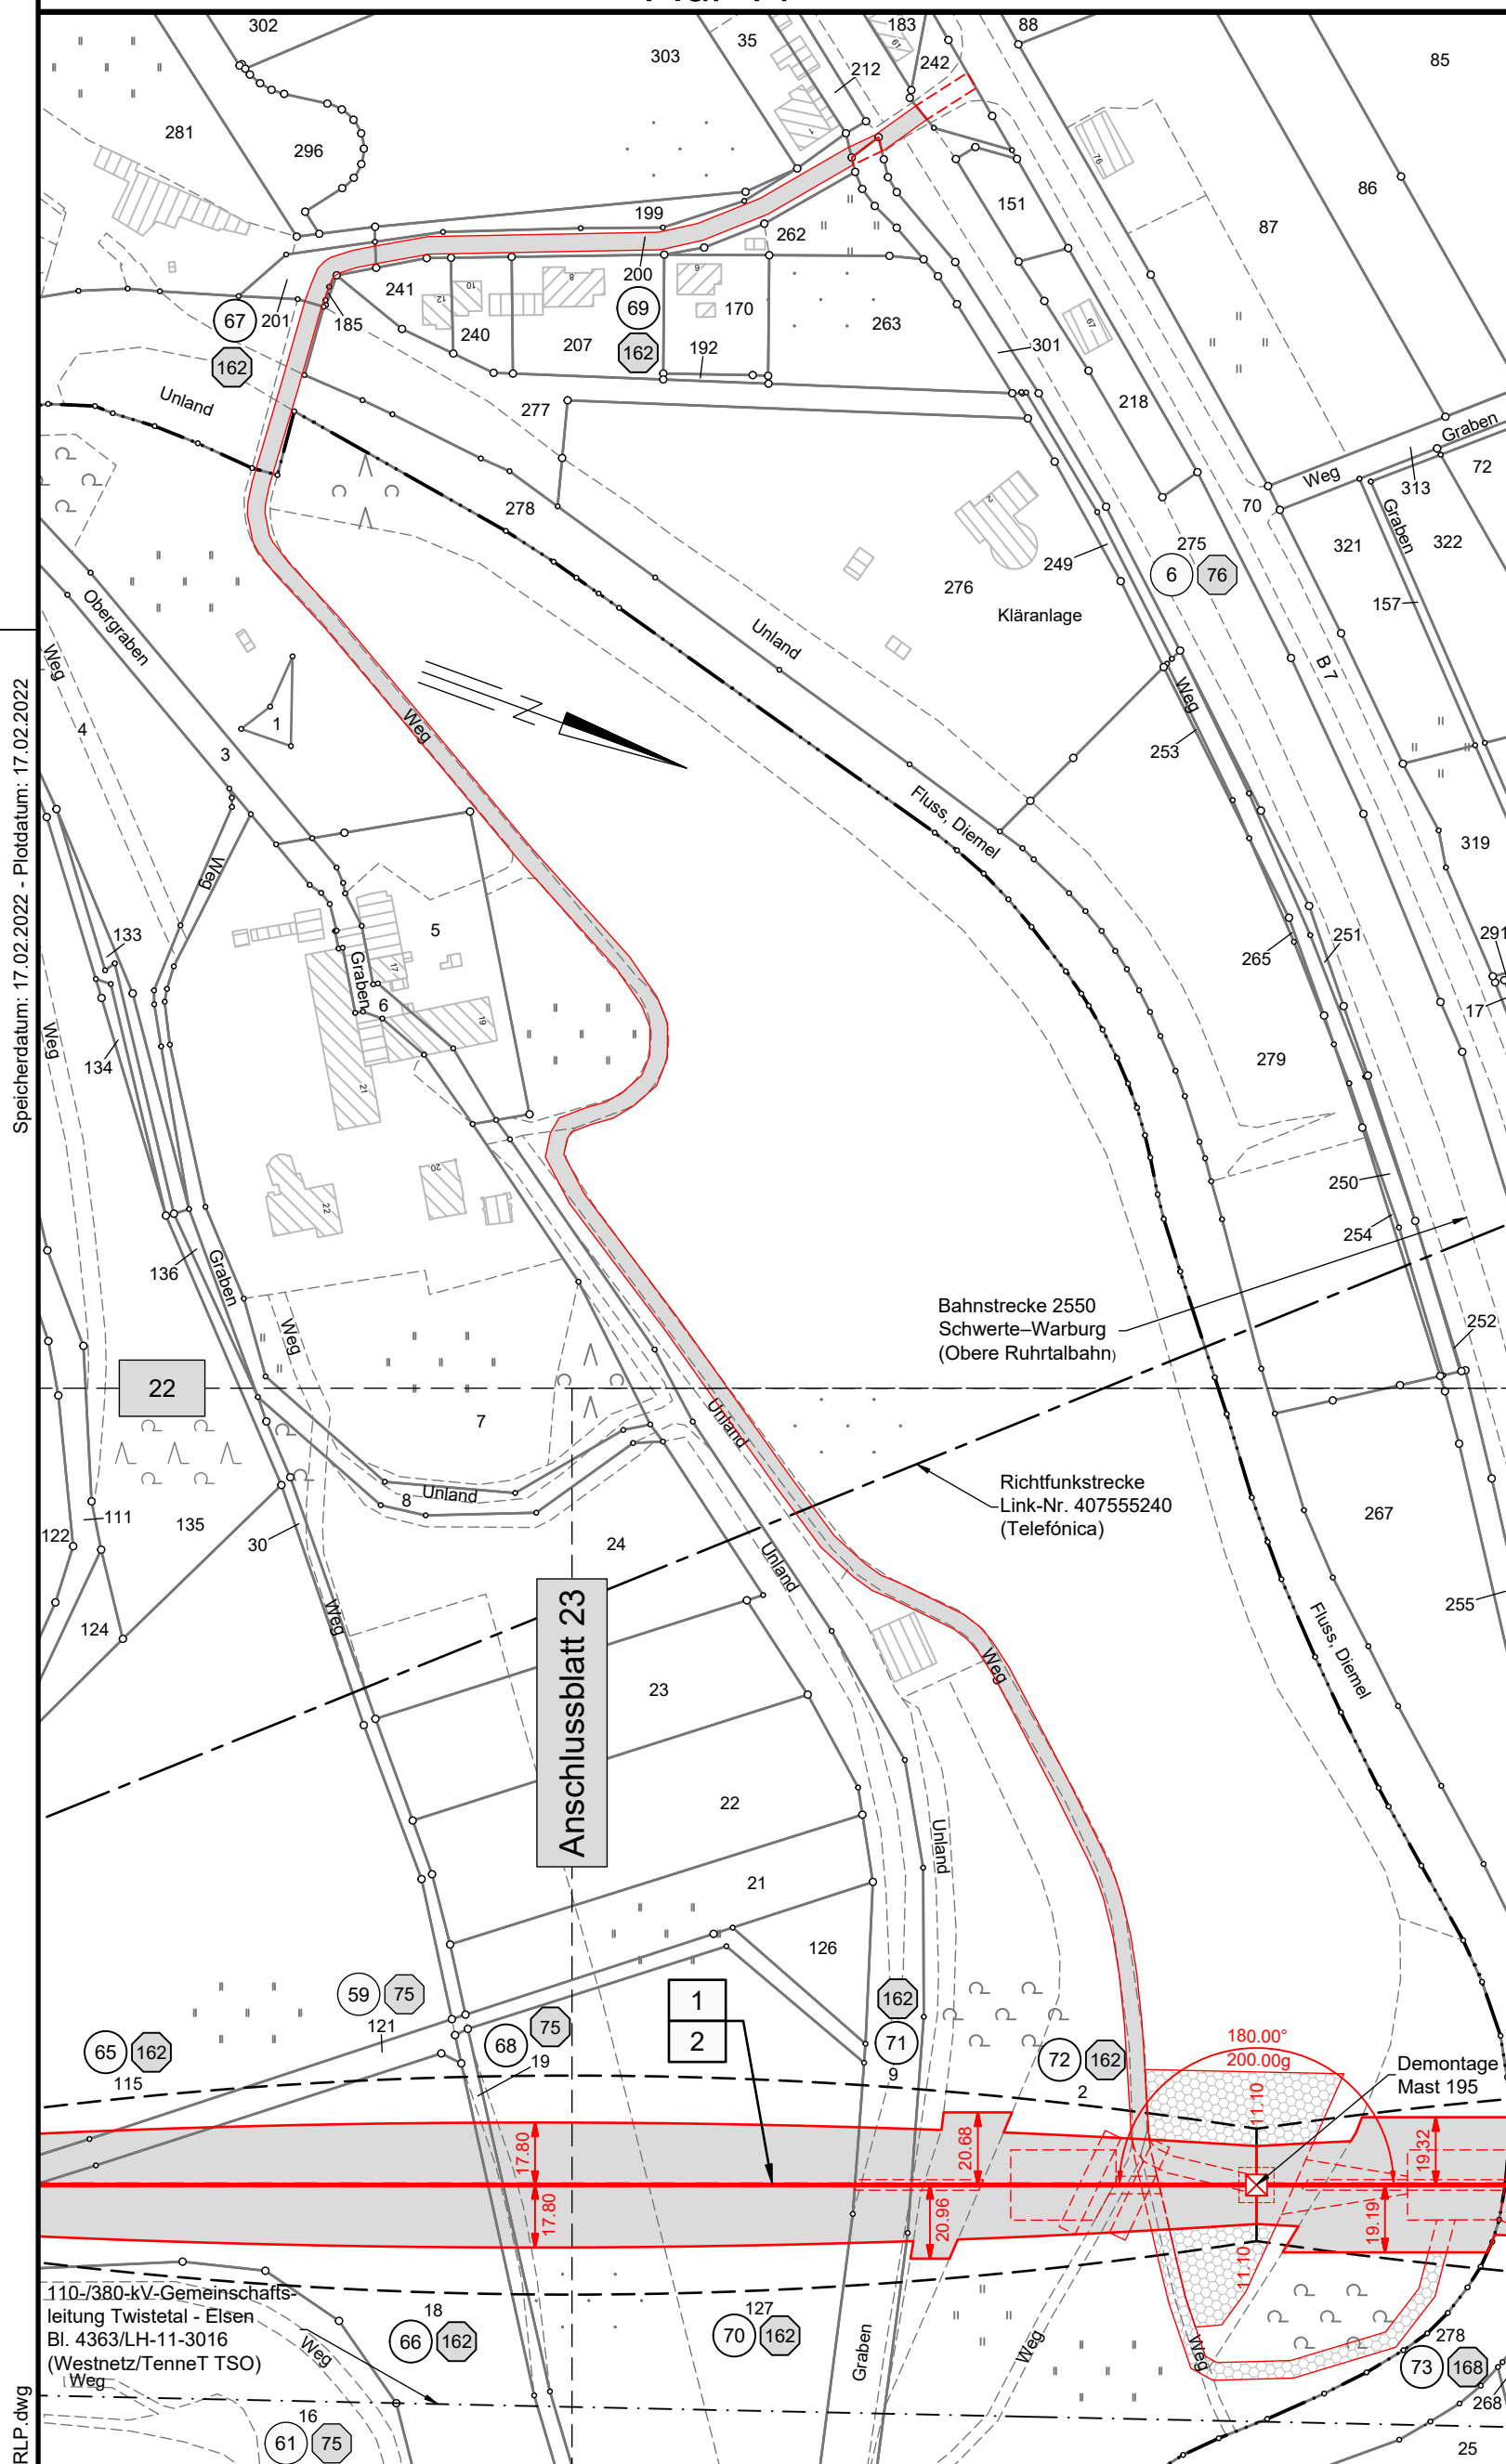

**avacon**


Abschnitt B  
Anlage 11.2

# Rechtserwerbsplan

## 110-kV-Leitung Twistetal - Paderborn/S LH-11-1205

### Sonderlageplan Zuwegung Mast Nr. 60

**Legende:**

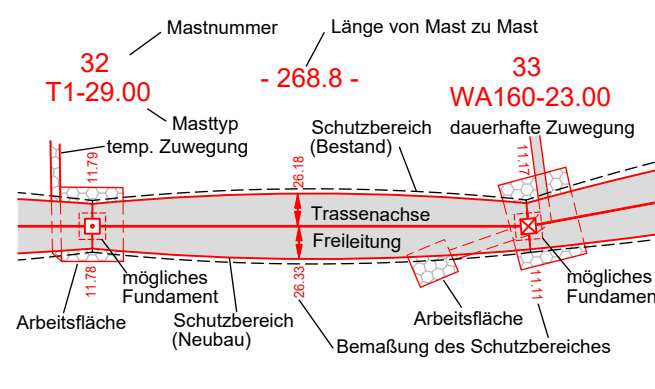

- 1 Bauwerksnummer
- 2 Eigentümer Schlüsselnummer
- 3 Grundstücksordnungsnummer
- 37 Flurstücksnummer
- Tragmast (Bestand)
- Abspannmast (Bestand)
- Abspannmast (Neubau)
- Tragmast (Neubau)
- Mast (Rückbau)

**Grenzen:**

- Land
- Kreis
- Stadt/Gem.
- Gemarkung
- Flur
- Flurstück
- Flurbereinigung
- Rückbau Hoch- und Mittelsp.-Ltg.

Quellvermerk:  
Land NRW - Hochsauerlandkreis (2017-2021) Datenlizenz Deutschland - Namensnennung - Version 2.0 ([www.govdata.de/dl-de/by-2-0](http://www.govdata.de/dl-de/by-2-0))

### Planfeststellungsunterlage

Index	Datum	Gezeichnet	Änderung
Zugehörigkeit		Verweis	Maßstab 1:2000
Technische Referenz		Erstellt durch K2 Engineering GmbH Kovacs / Flemme	Genehmigt von Avacon Netz GmbH U. Herrmann
		Erstelldatum 20.12.2021	Status Gültig
		Format 420x420	Zahlteil 22A Blatt 58

<b>avacon</b>	Objektname 110-kV-Leitung Twistetal - Paderborn/S
	Klassifikation Rechtserwerbsplan
ID	Titel LH-11-1205, Sonderlageplan Zuwegung Mast Nr. 60

Kreis Hochsauerlandkreis  
Stadt Marsberg  
Gemarkung Niedermarsberg

Flur 5

Speicherdatum: 17.02.2022 - Plotdatum: 17.02.2022

LH-11-1205\_FRL\_NB\_RLP.dwg